


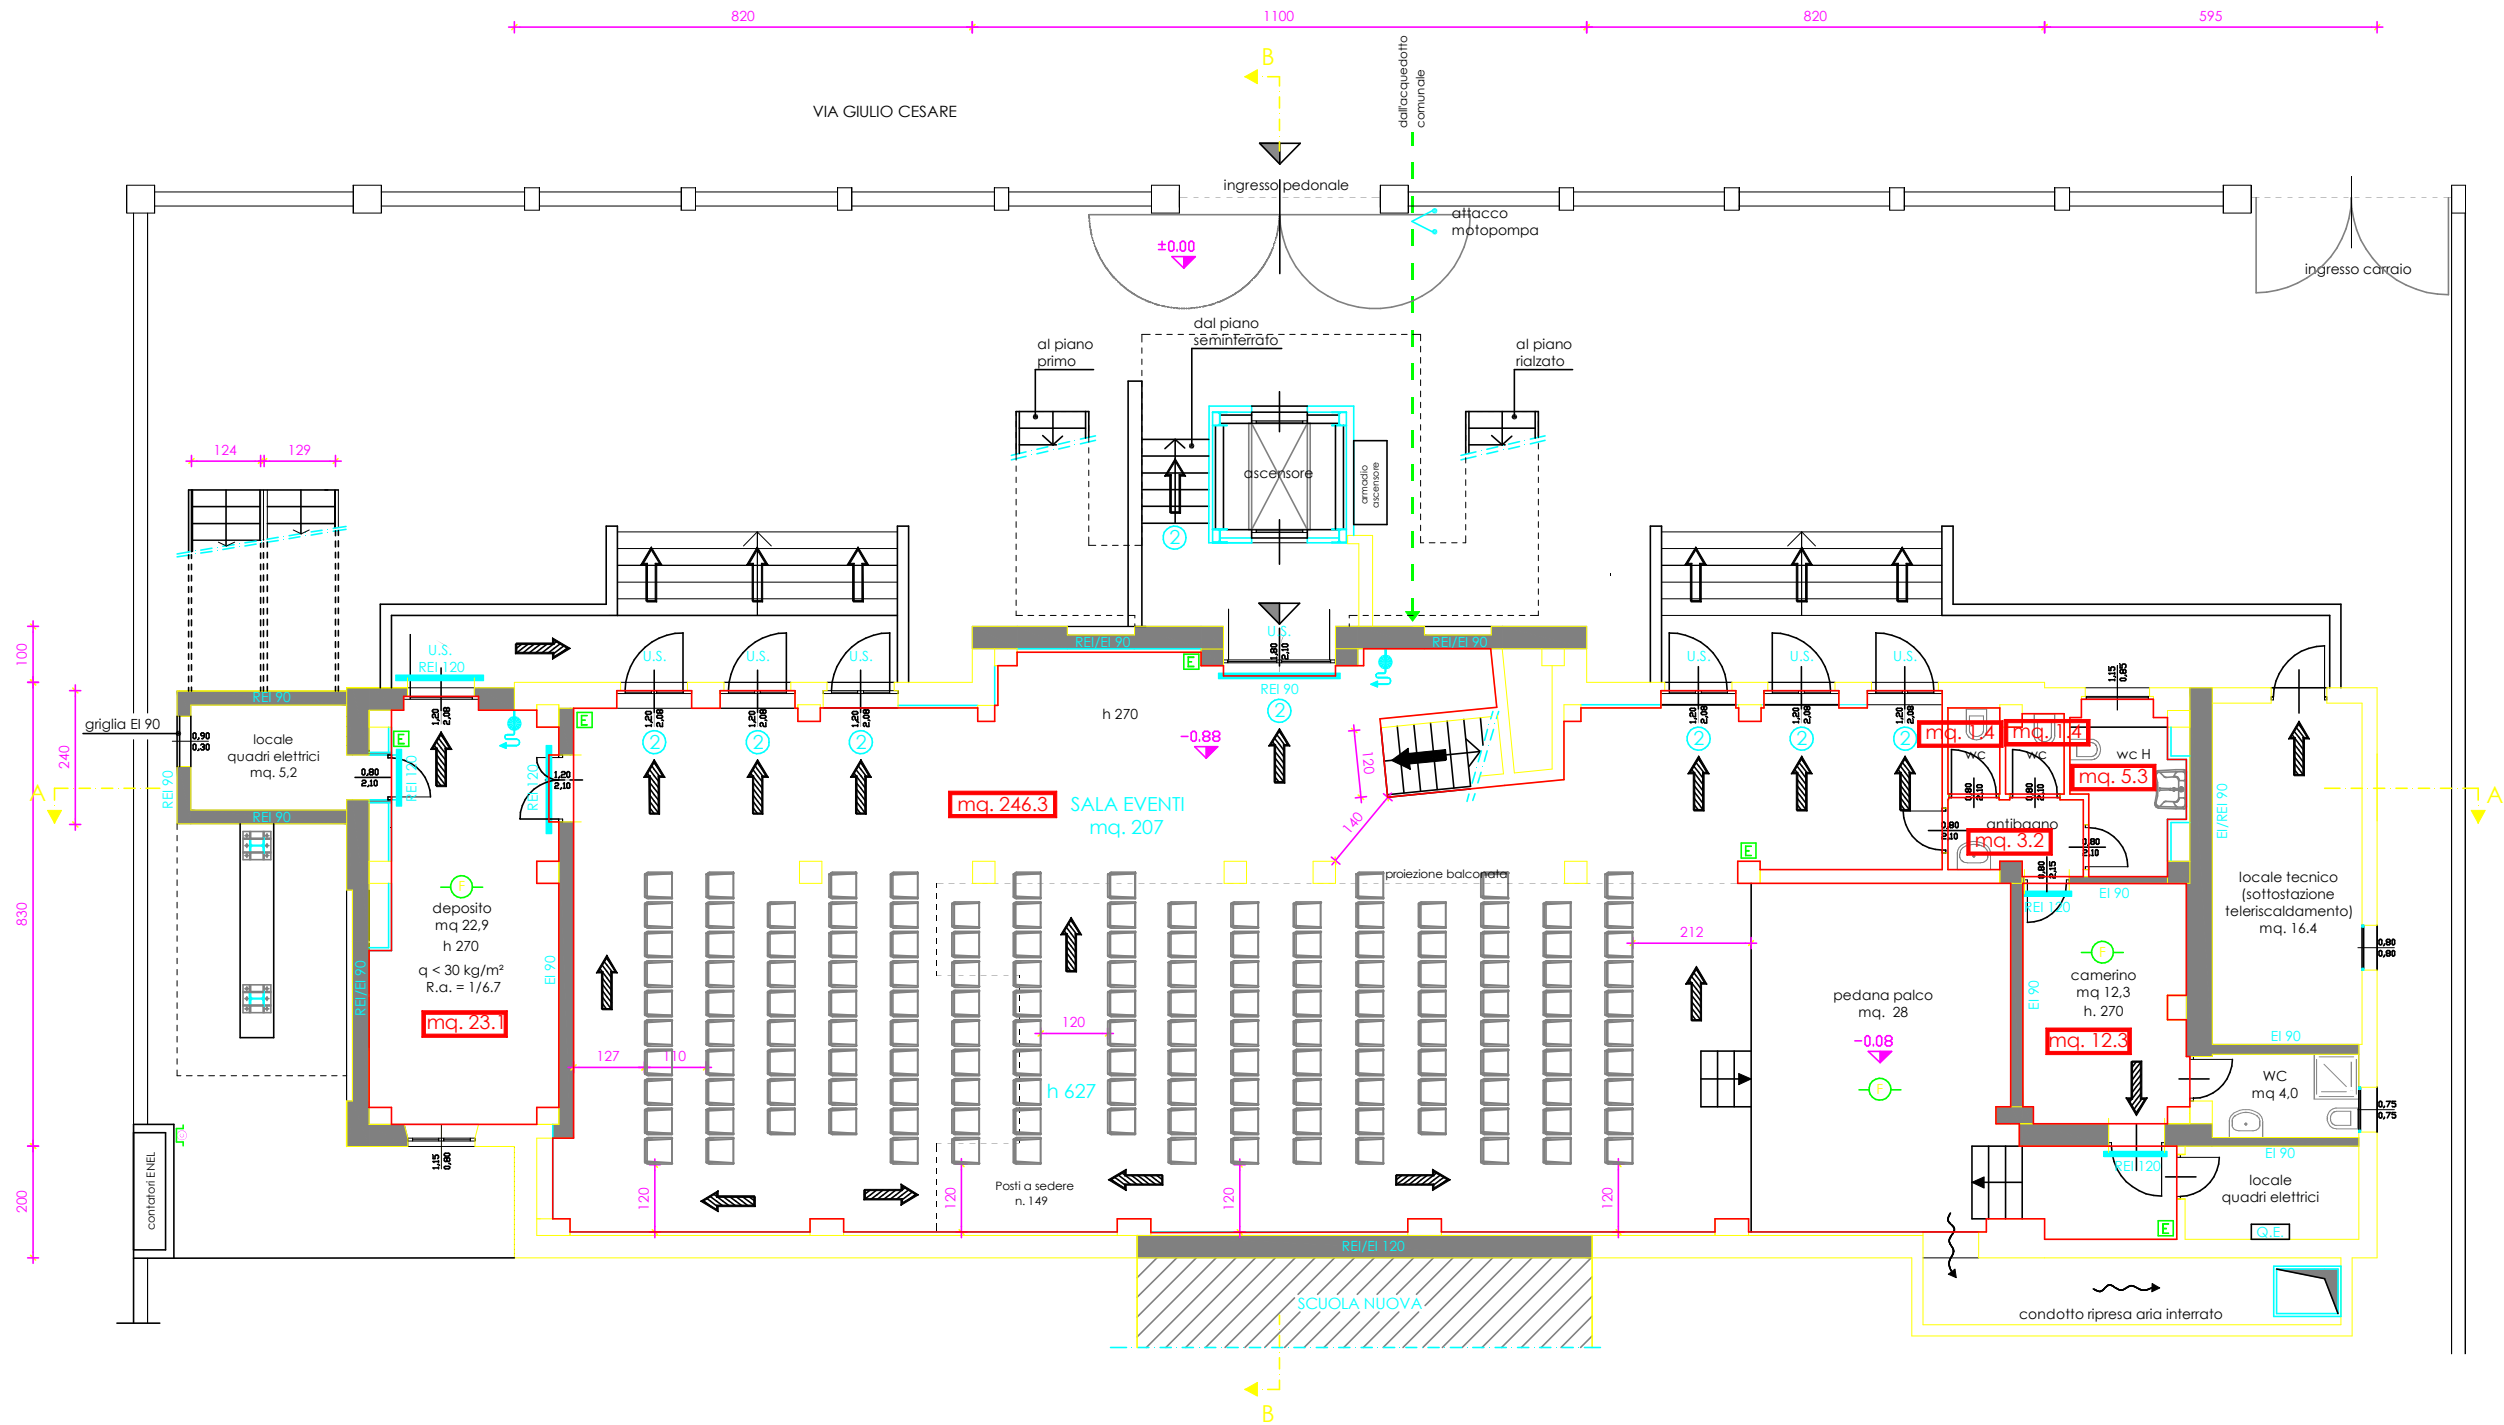

SIMBOLO FIGURATO	DEFINIZIONE
	PERCORSO DI USCITA VERSO L'ALTO
	PERCORSO DI USCITA ORIZZONTALE
	PERCORSO DI USCITA VERSO IL BASSO
	PORTA RESISTENTE AL FUOCO
	ESTINTORE PORTATILE
	IDRANTE A MURO CON TUBAZIONE FLESSIBILE E LANCIA
	IDRANTE SUPRASSUOLO UNI 70
	ATTACCO PER AUTOPOMPA SINGOLO E DOPPIO
	IMPIANTO DI ALLARME
	PULSANTE DI ALLARME
	IMPIANTO AUTOMATICO DI RIVELAZIONE D'INCENDIO
	PULSANTE DI SGANCIO SOTTOVETRO
	NUMERO DI MODULI CONSIDERATO AI FINI DELLA CAPACITA' DI SFOLLAMENTO



COMUNE DI RHO
PROVINCIA DI MILANO

CONTRATTO DI QUARTIERE II
LUCERNATE DI RHO (MI)

Realizzazione di un Centro Culturale Polifunzionale
nell'edificio "ex Scuola Elementare" via G. Cesare 36

PROGETTO DELLA PREVENZIONE INCENDI
Pianta piano seminterrato

IL RESPONSABILE DEL
PROCEDIMENTO
Dott. Ing. Giovanni Battista Fumagalli

PROGETTISTA della PREVENZIONE INCENDI
Ing. Gian Paolo Bortot

SCALA 1:50

TAVOLA

2 def

Il presente elaborato e le informazioni in esso contenute sono riservate e ne e' vietata la riproduzione e divulgazione senza espressa autorizzazione degli autori