
 
 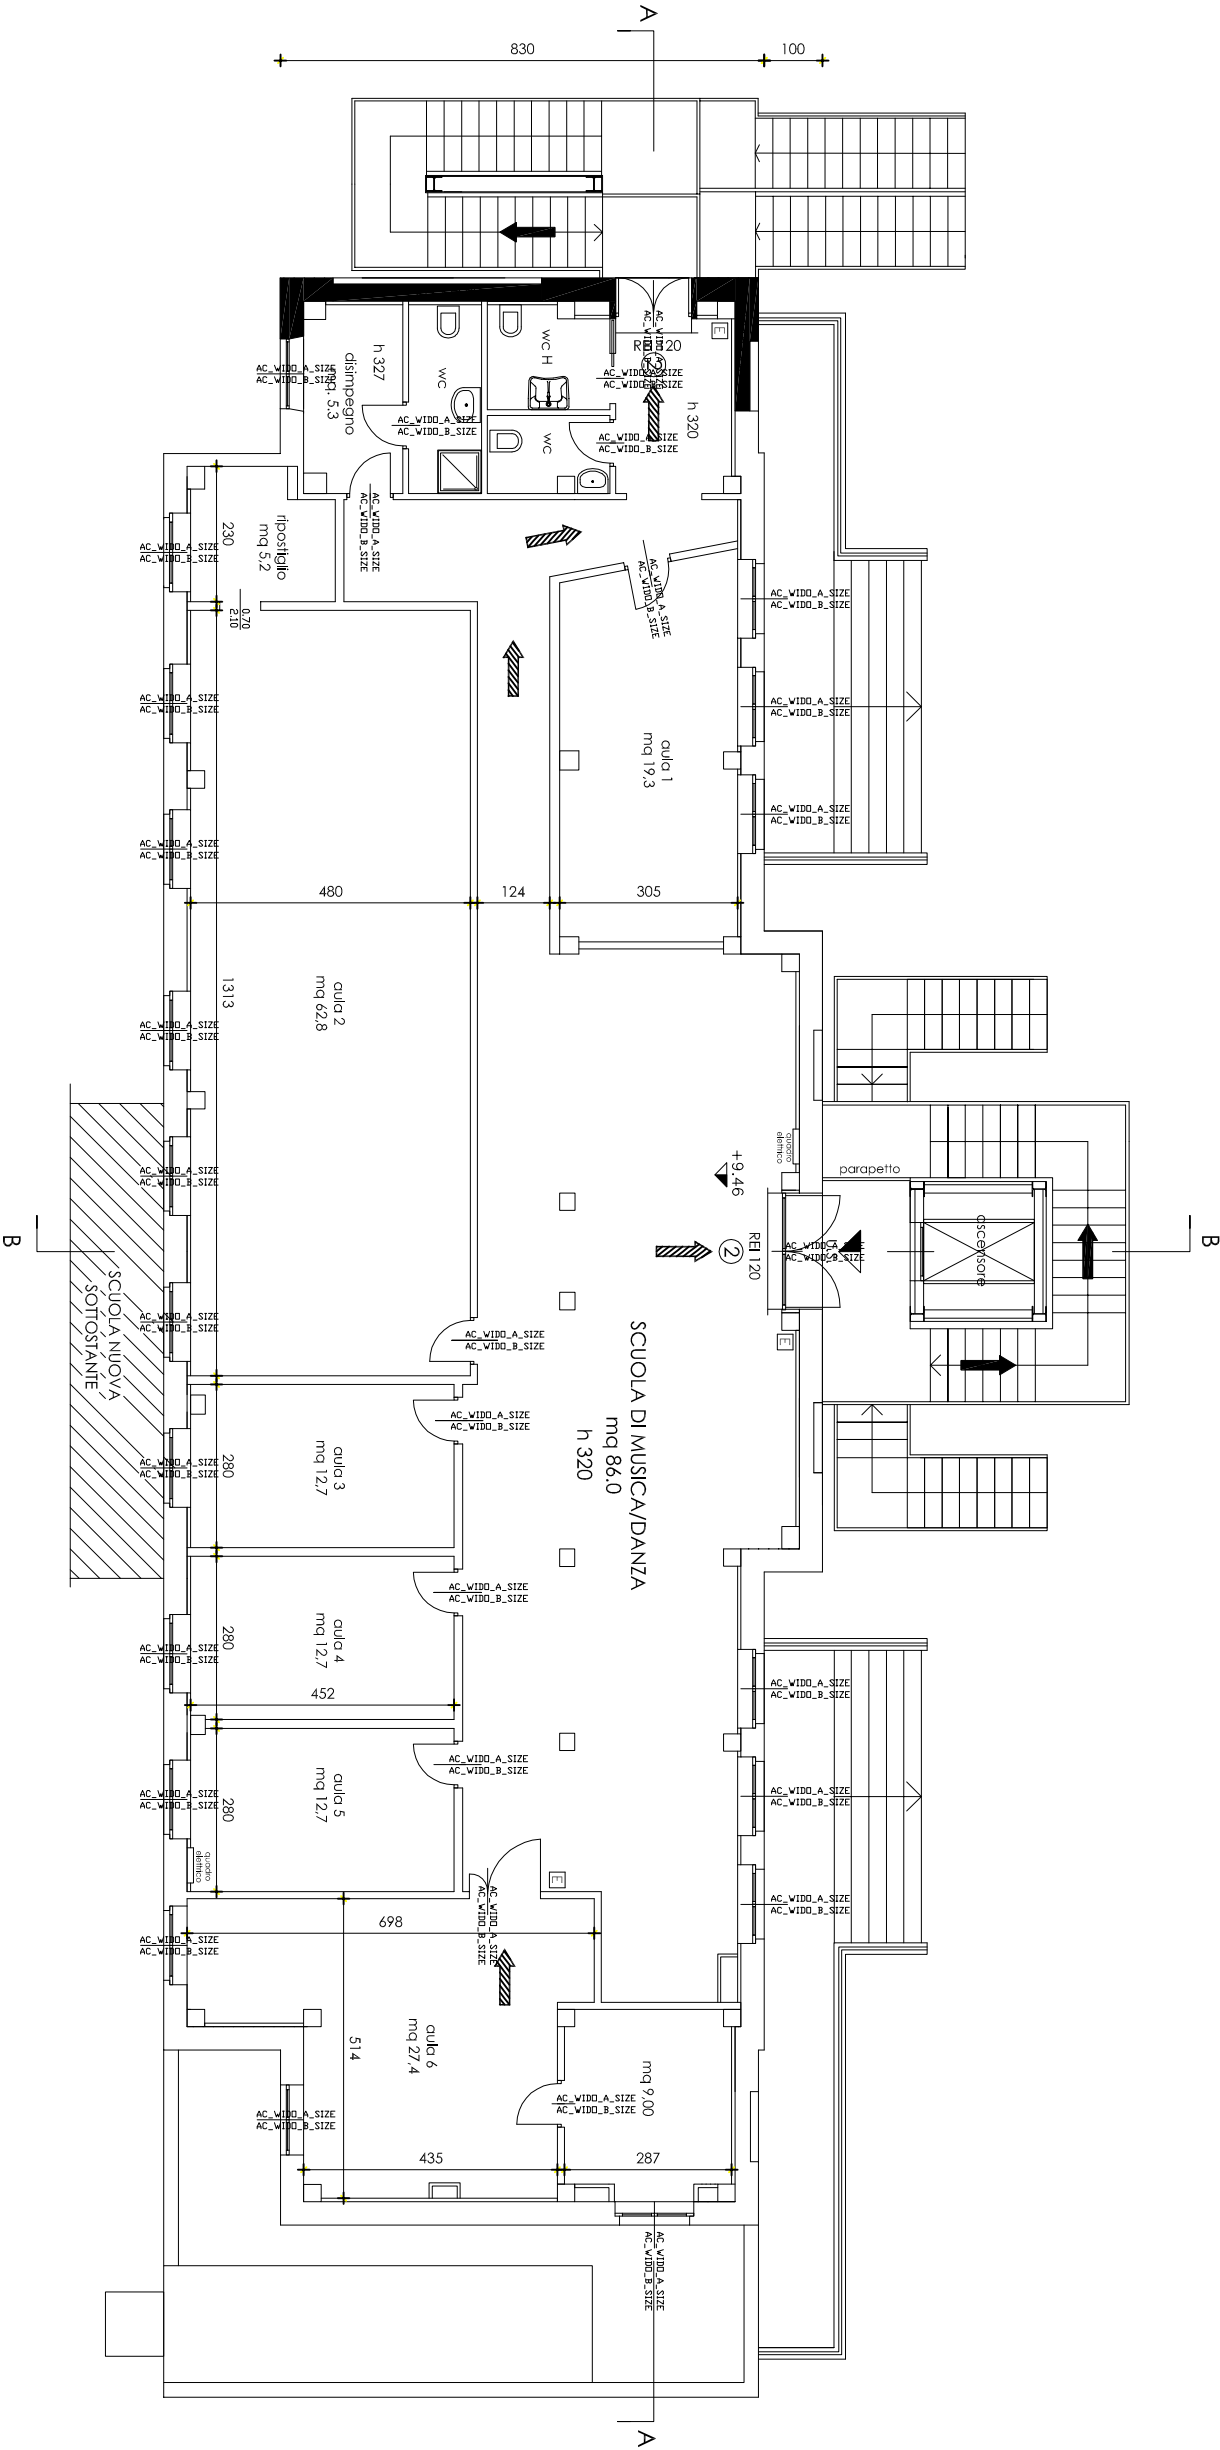




SIMBOLO	DEFINIZIONE
	PERCORSO DI USCITA VERSO L'ALTO
	PERCORSO DI USCITA ORIZZONTALE
	PERCORSO DI USCITA VERSO IL BASSO
	PORTA RESISTENTE AL FUOCO
	ESTINTORE PORTATILE
	IDRANTE A MURO CON TUBAZIONE FLESSIBILE E LANCIA
	IDRANTE SOPRASSILO UNI 70
	ATTACCO PER AUTOPOMPA SINGOLO E DOPPIO
	IMPIANTO DI ALLARME
	PULSANTE DI ALLARME
	IMPIANTO AUTOMATICO DI RILEVAZIONE D'INCENDIO
	PULSANTE DI SGANCIO SOTTOVETRO
	NUMERO DI MODULI CONSIDERATO AI FINI DELLA CAPACITA' DI SFOLLAMENTO

LEGENDA



COMUNE DI RHO
PROVINCIA DI MILANO

CONTRATTO DI QUARTIERE II
LUCERNATE DI RHO (MI)

Realizzazione di un Centro Culturale Polifunzionale
nell'edificio "ex Scuola Elementare" via G. Cesare 36

PROGETTO DELLA PREVENZIONE INCENDI
Pianta piano secondo

IL RESPONSABILE DEL
PROCCEDIMENTO
Dott. Ing. Giovanni Battista Fumagalli

SCALA 1:50

PROGETTISTA DELLA PREVENZIONE INCENDI
Ing. Gian Paolo Bonini

TAVOLA
5 def