


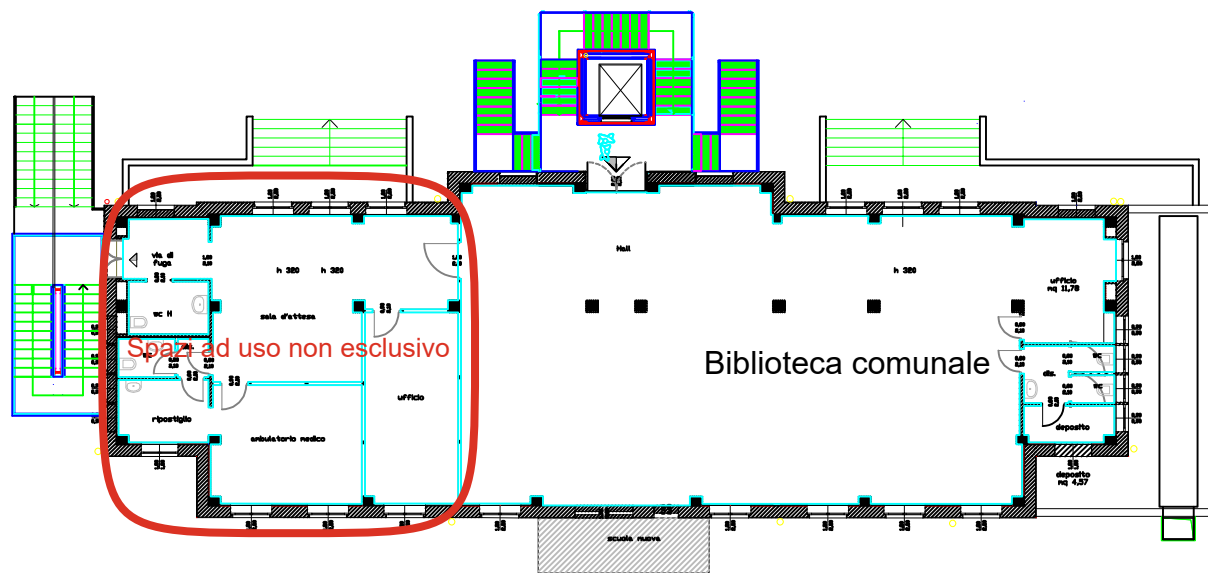

COMUNE DI RHO
PROVINCIA DI MILANO

CONTRATTO DI QUARTIERE II
LUCERNATE DI RHO (MI)

PROGETTO ESECUTIVO
Realizzazione di un Centro Culturale Polifunzionale
nell'edificio "ex Scuola Elementare" via G. Cesare 36

PROGETTO
Pianta piano primo

PROGETTISTI
Studio, Giuseppe Rho - Ing. Alessandro Rho

IL RESPONSABILE DEL
PROGETTO
Dott. Ing. Giovanni Rho

Img_11A01F65.tif



SCALA 1:50

TAVOLA

5var

27 luglio 2010