


PIANTA AMPLIAMENTO IMPIANTO ANTINCENDIO
scala 1:100

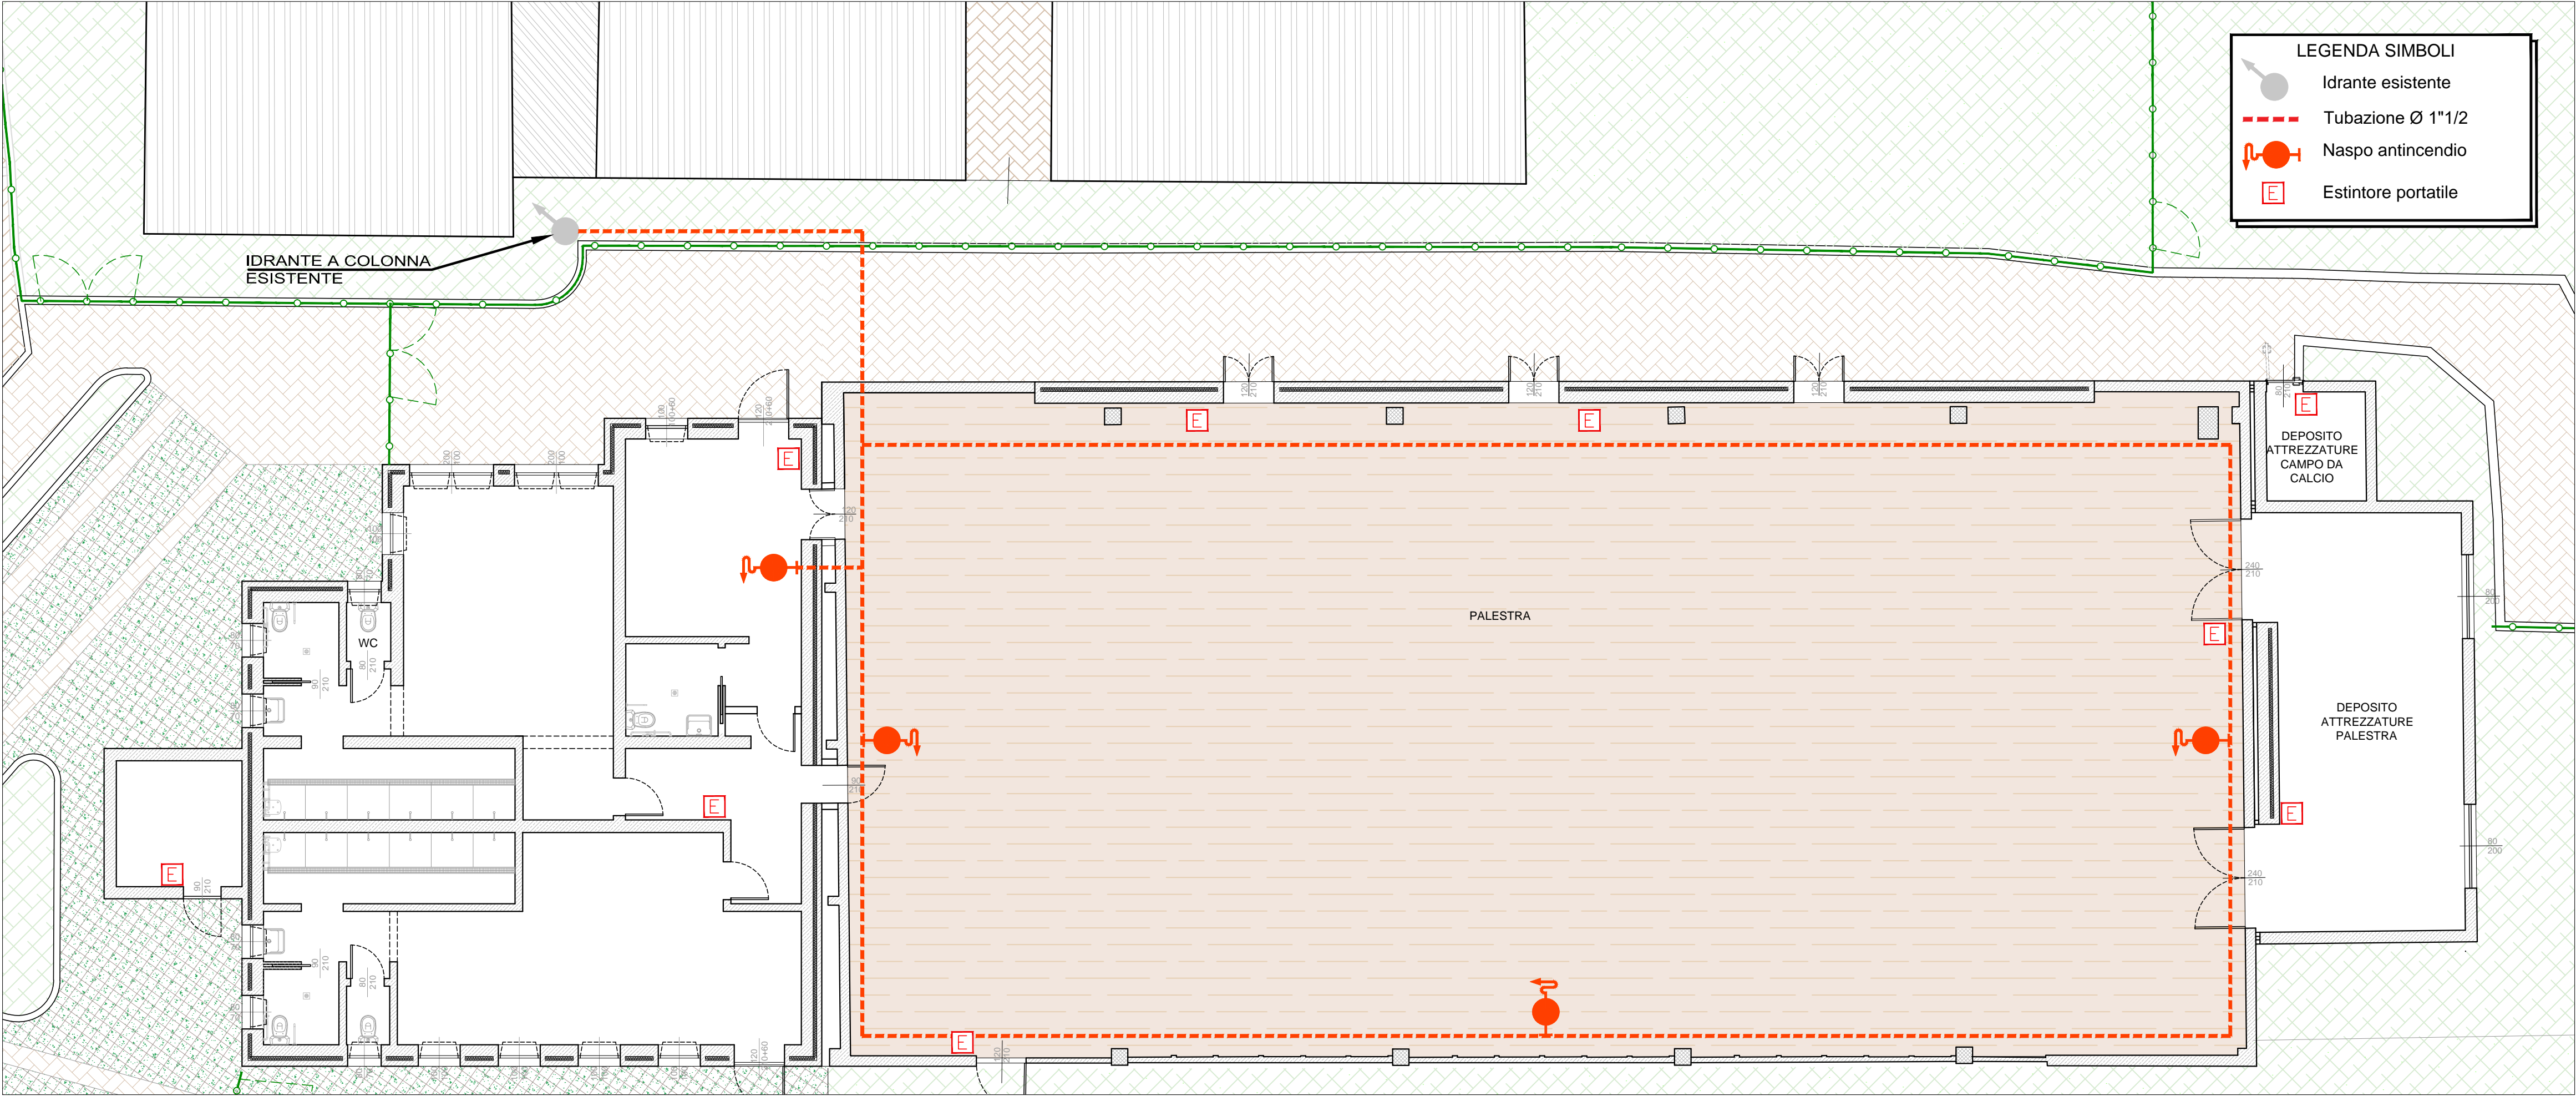

COMUNE DI PREGNANA MILANESE
CITTA' METROPOLITANA DI MILANO

Piazza della Libertà n. 1 – 20010 Pregnana Milanese
tel: 02.939671 - fax: 02.93590747
email: protocollo@comune.pregnana.mi.it
pec: protocollo@pec.comune.pregnana.mi.it



CENTRO SPORTIVO "A. COGLIATI"

LAVORI DI RIQUALIFICAZIONE DEL BOCCIODROMO E DI RICONVERSIONE A PALESTRA,
REALIZZAZIONE DI NUOVI SPOGLIATOI, RIMODULAZIONE GENERALE DEGLI SPAZI DEDICATI ALLO
SPORT E DEI PERCORSI DI FRUIZIONE DEL CENTRO SPORTIVO



PROGETTO ESECUTIVO

AMPLIAMENTO IMPIANTO ANTINCENDIO ESISTENTE -
PIANTA SPOGLIAIOI, PALESTRA, DEPOSITI

PROGETTAZIONE

APRILE 2022



dott. ing. Stefano Pollero

Via F. BORGOGNA, 14 - 13100 VERCELLI

Tel./Fax (+39) 0161 257 307

C (+39) 339 5849560

pollerostefano@gmail.com

stefano.pollero2@ingpec.eu

Codice elaborato PMI-E-VVF Elaborato EG-28	Revisione	Redazione	Controllo	Approvazione
	00	MI	SP	SP
	01-1/24	MI	SP	SP
	02-3/24	MI	SP	SP